


注：拟装修面积：669m²
 “-----”表示虚线范围内原有水泥地面打磨

工程名称	广州市第十二医院黄埔院区 后勤办公用房装修设计项目				设计单位	中盛时代工程勘察设计有限公司 ZhongShen ERA Engineering Survey Design CO., LTD	
建设单位	广州市第十二人民医院				图名	现场平面图	
设计	刘永乐	刘永乐	审定	吴华胜		业务号	20250619
校核	梁小山	梁小山	项目负责人	管海梅		阶段	施工图
专业负责人	吴华胜	吴华胜	审核	罗庆璋		日期	2025年6月
					图号/电子文档:	P-00	
					版次	1:150	

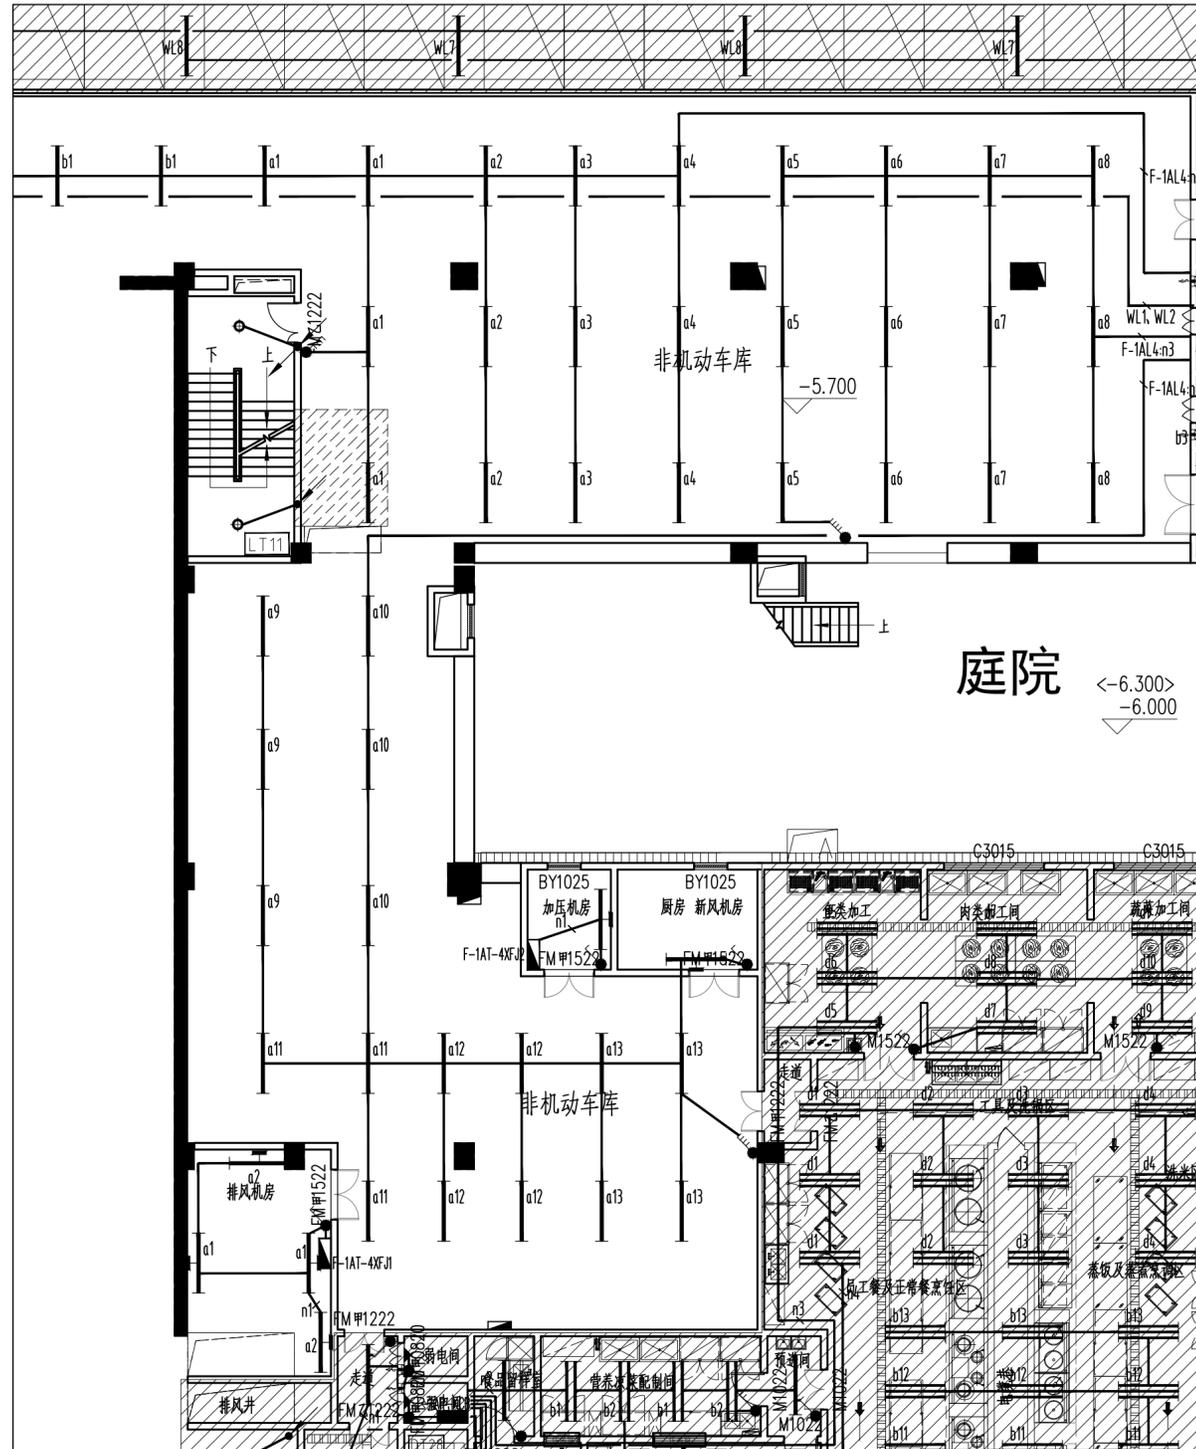


现场灯具布置图

注：拟装修面积：669m²
 1. 调整现场吊装日光灯管高度平梁底。

斜线部分不属于本次装修范围

工程名称	广州市第十二医院黄埔院区 后勤办公用房装修项目			设计单位	中盛时代工程勘察设计有限公司 ZhongShen ERA Engineering Survey Design CO., LTD	
建设单位	广州市第十二人民医院			图名	现场灯具布置图	
设计	刘永乐	刘永乐	审定 吴华胜		业务号	20250619
校核	梁小山	梁小山	项目负责人 管海梅	阶段	施工图	
专业负责人	吴华胜	吴华胜	审核 罗庆璋	日期	2025年6月	
				图号/电子文档	P-00a	
				版次	1:150	

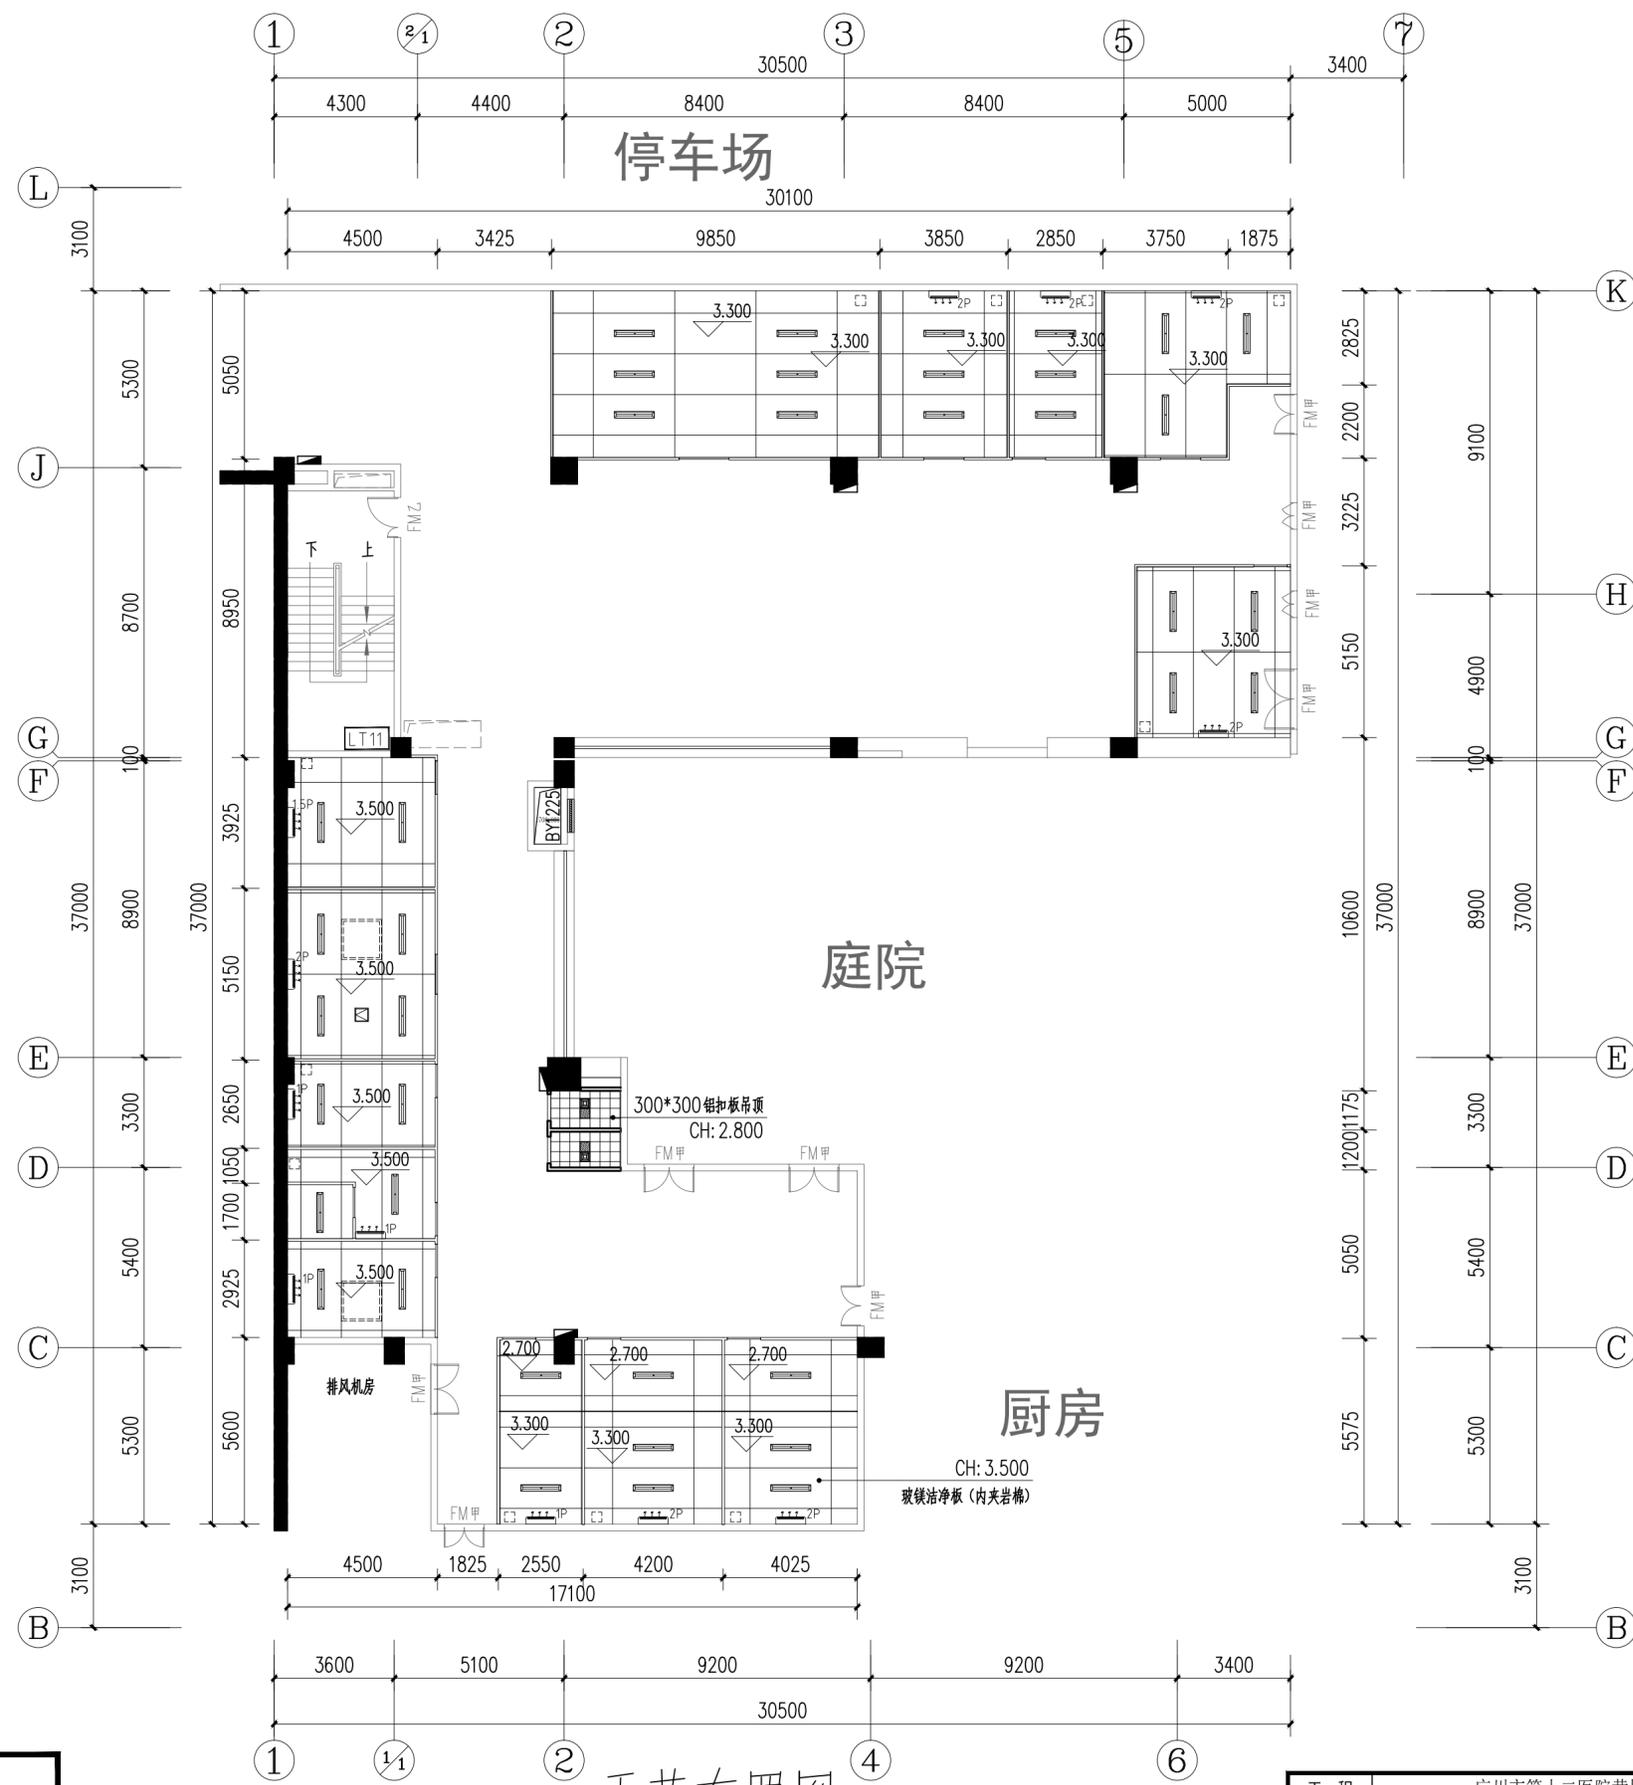


天花布置图

天花灯具图例:

	LED日光灯管50w, 吸顶安装。
	300x300led平板灯, 20w
	300x300排气扇
	400x400检修口
	空调机, 壁挂式

注: “”表示50厚玻美洁净板 (内夹岩棉) 吊顶
“”表示300X300mm玻美洁净板检修口, 图纸位置仅为示意, 具体位置现场定
“”表示1200X1200mm玻美洁净板检修口, 图纸位置仅为示意, 具体位置现场定

工程名称	广州市第十二医院黄埔院区 后勤办公用房装修改造项目				设计单位	中盛时代工程勘察设计有限公司 ZhongShen ERA Engineering Survey Design CO., LTD				
建设单位	广州市第十二人民医院				图名	天花布置图				
设计	刘永乐	刘永乐	审定	吴华胜		业务号	20250619			
校核	梁小山	梁小山	项目负责人	管海梅		阶段	施工图			
专业负责人	吴华胜	吴华胜	审核	罗庆璋	日期	2025年6月				
					图号/电子文档:	P-02			版次	1:150

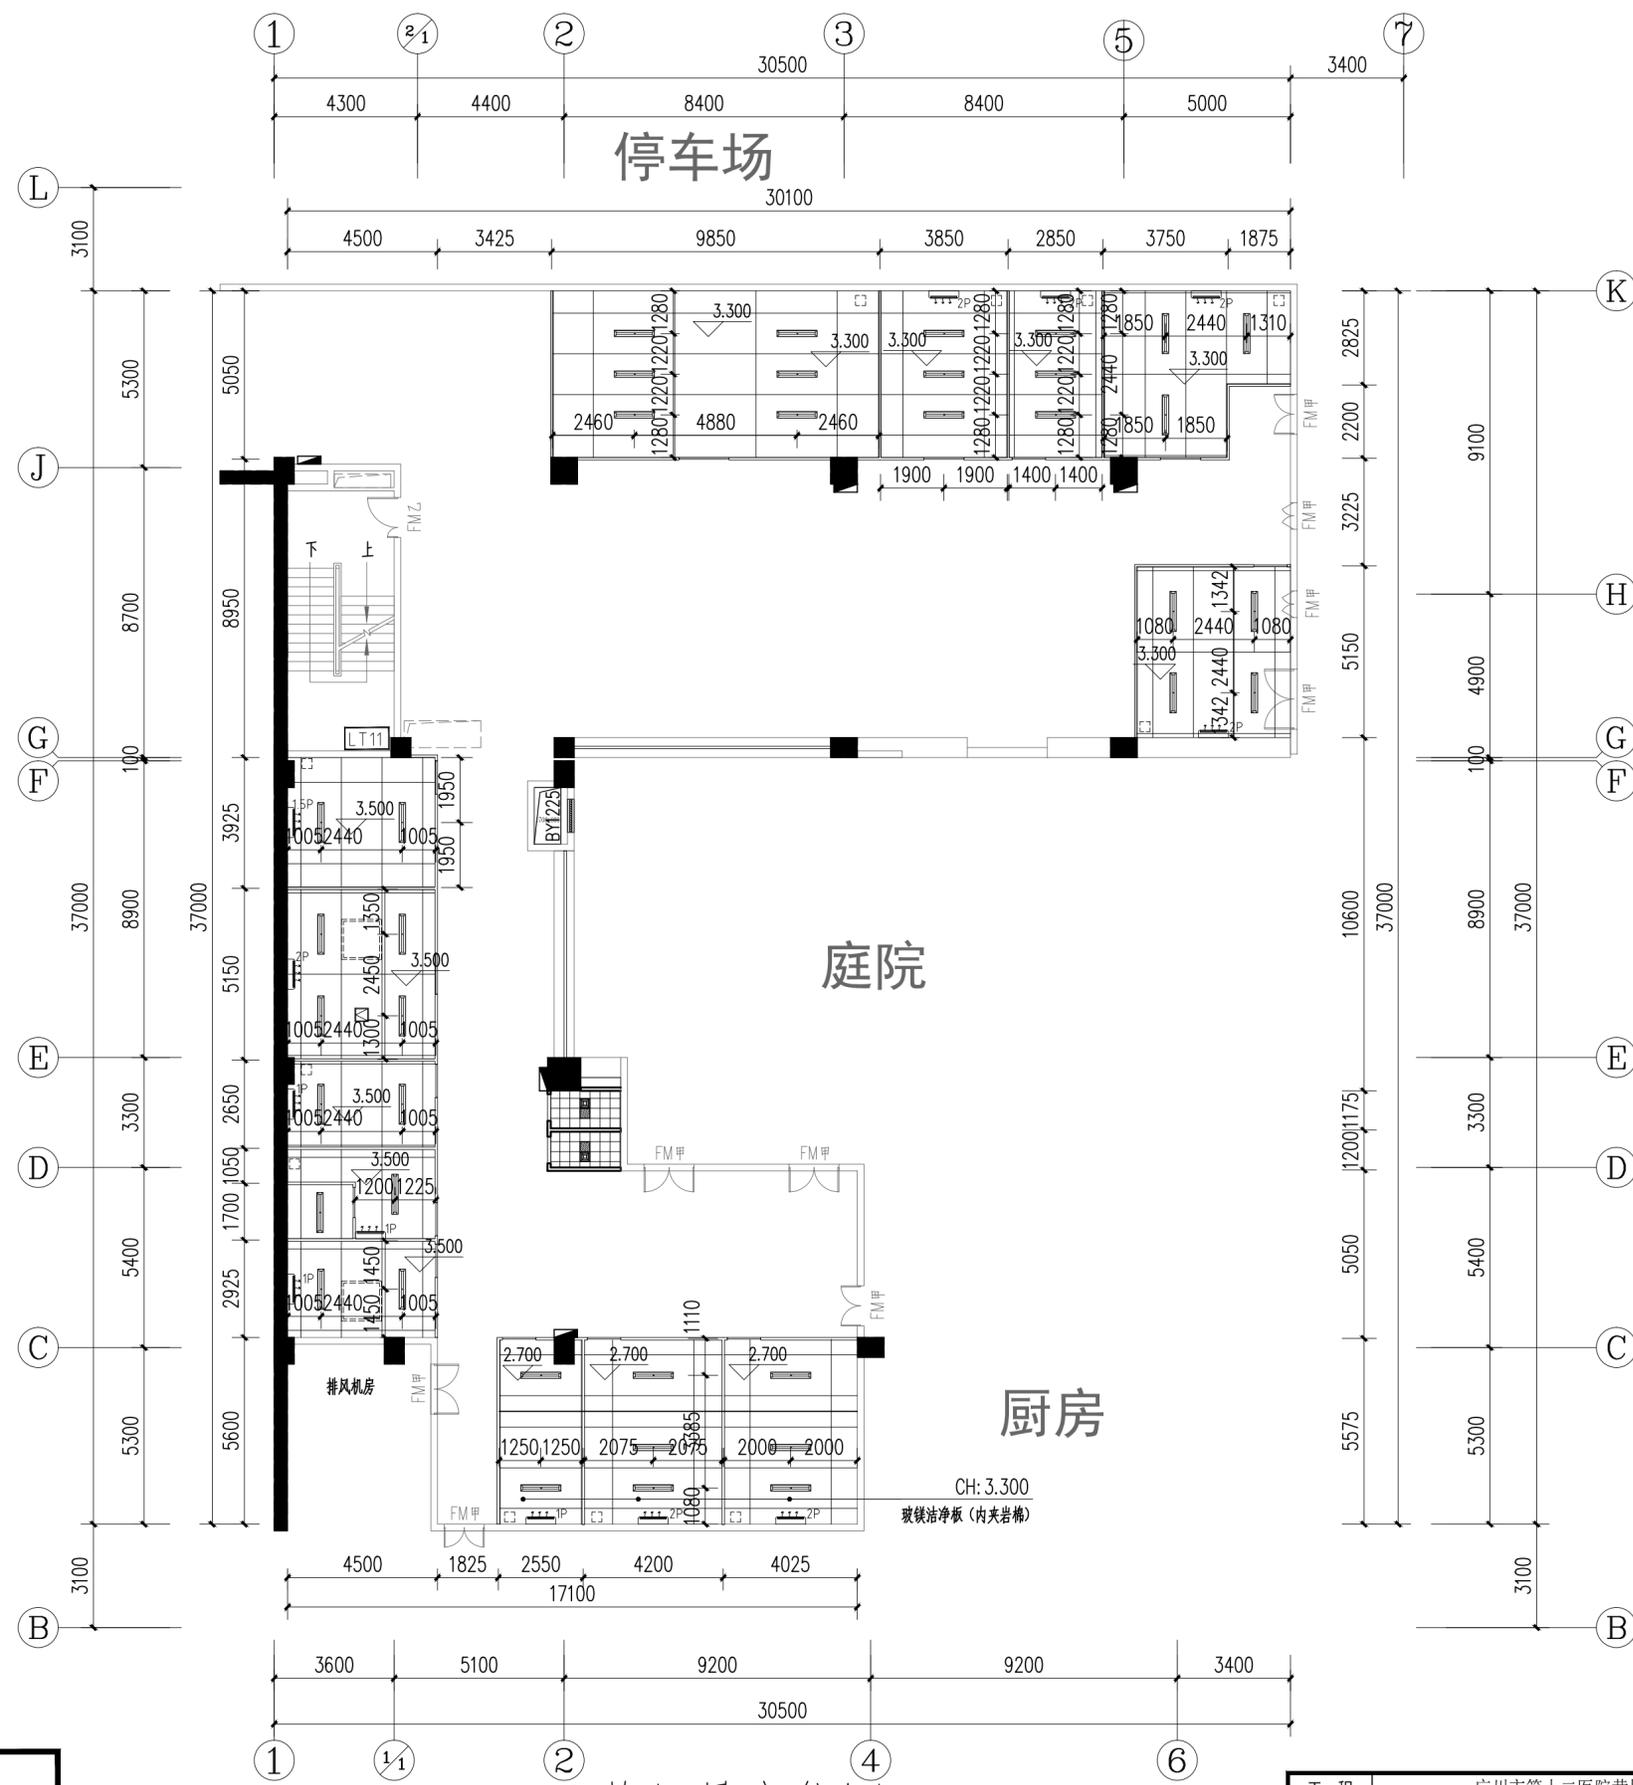


天花灯具定位图

天花灯具图例:

	LED日光灯管50w, 吸顶安装。
	300×300led平板灯, 20w
	300×300排气扇
	400×400检修口
	空调机, 壁挂式

注: “”表示50厚玻美洁净板(内夹岩棉)吊顶
“”表示300×300mm玻美洁净板检修口, 图纸位置仅为示意, 具体位置现场定
“”表示1200×1200mm玻美洁净板检修口, 图纸位置仅为示意, 具体位置现场定

工程名称	广州市第十二医院黄埔院区 后勤办公用房装修设计项目				设计单位	中盛时代工程勘察设计有限公司 ZhongShen ERA Engineering Survey Design CO., LTD		
建设单位	广州市第十二人民医院				图名	天花灯具定位图		
设计	刘永乐	刘永乐	审定	吴华胜		业务号	20250619	
校核	梁小山	梁小山	项目负责人	管海梅		阶段	施工图	
专业负责人	吴华胜	吴华胜	审核	罗庆璋	日期	2025年6月		
					图号/电子文档:	P-03	版次	1:150

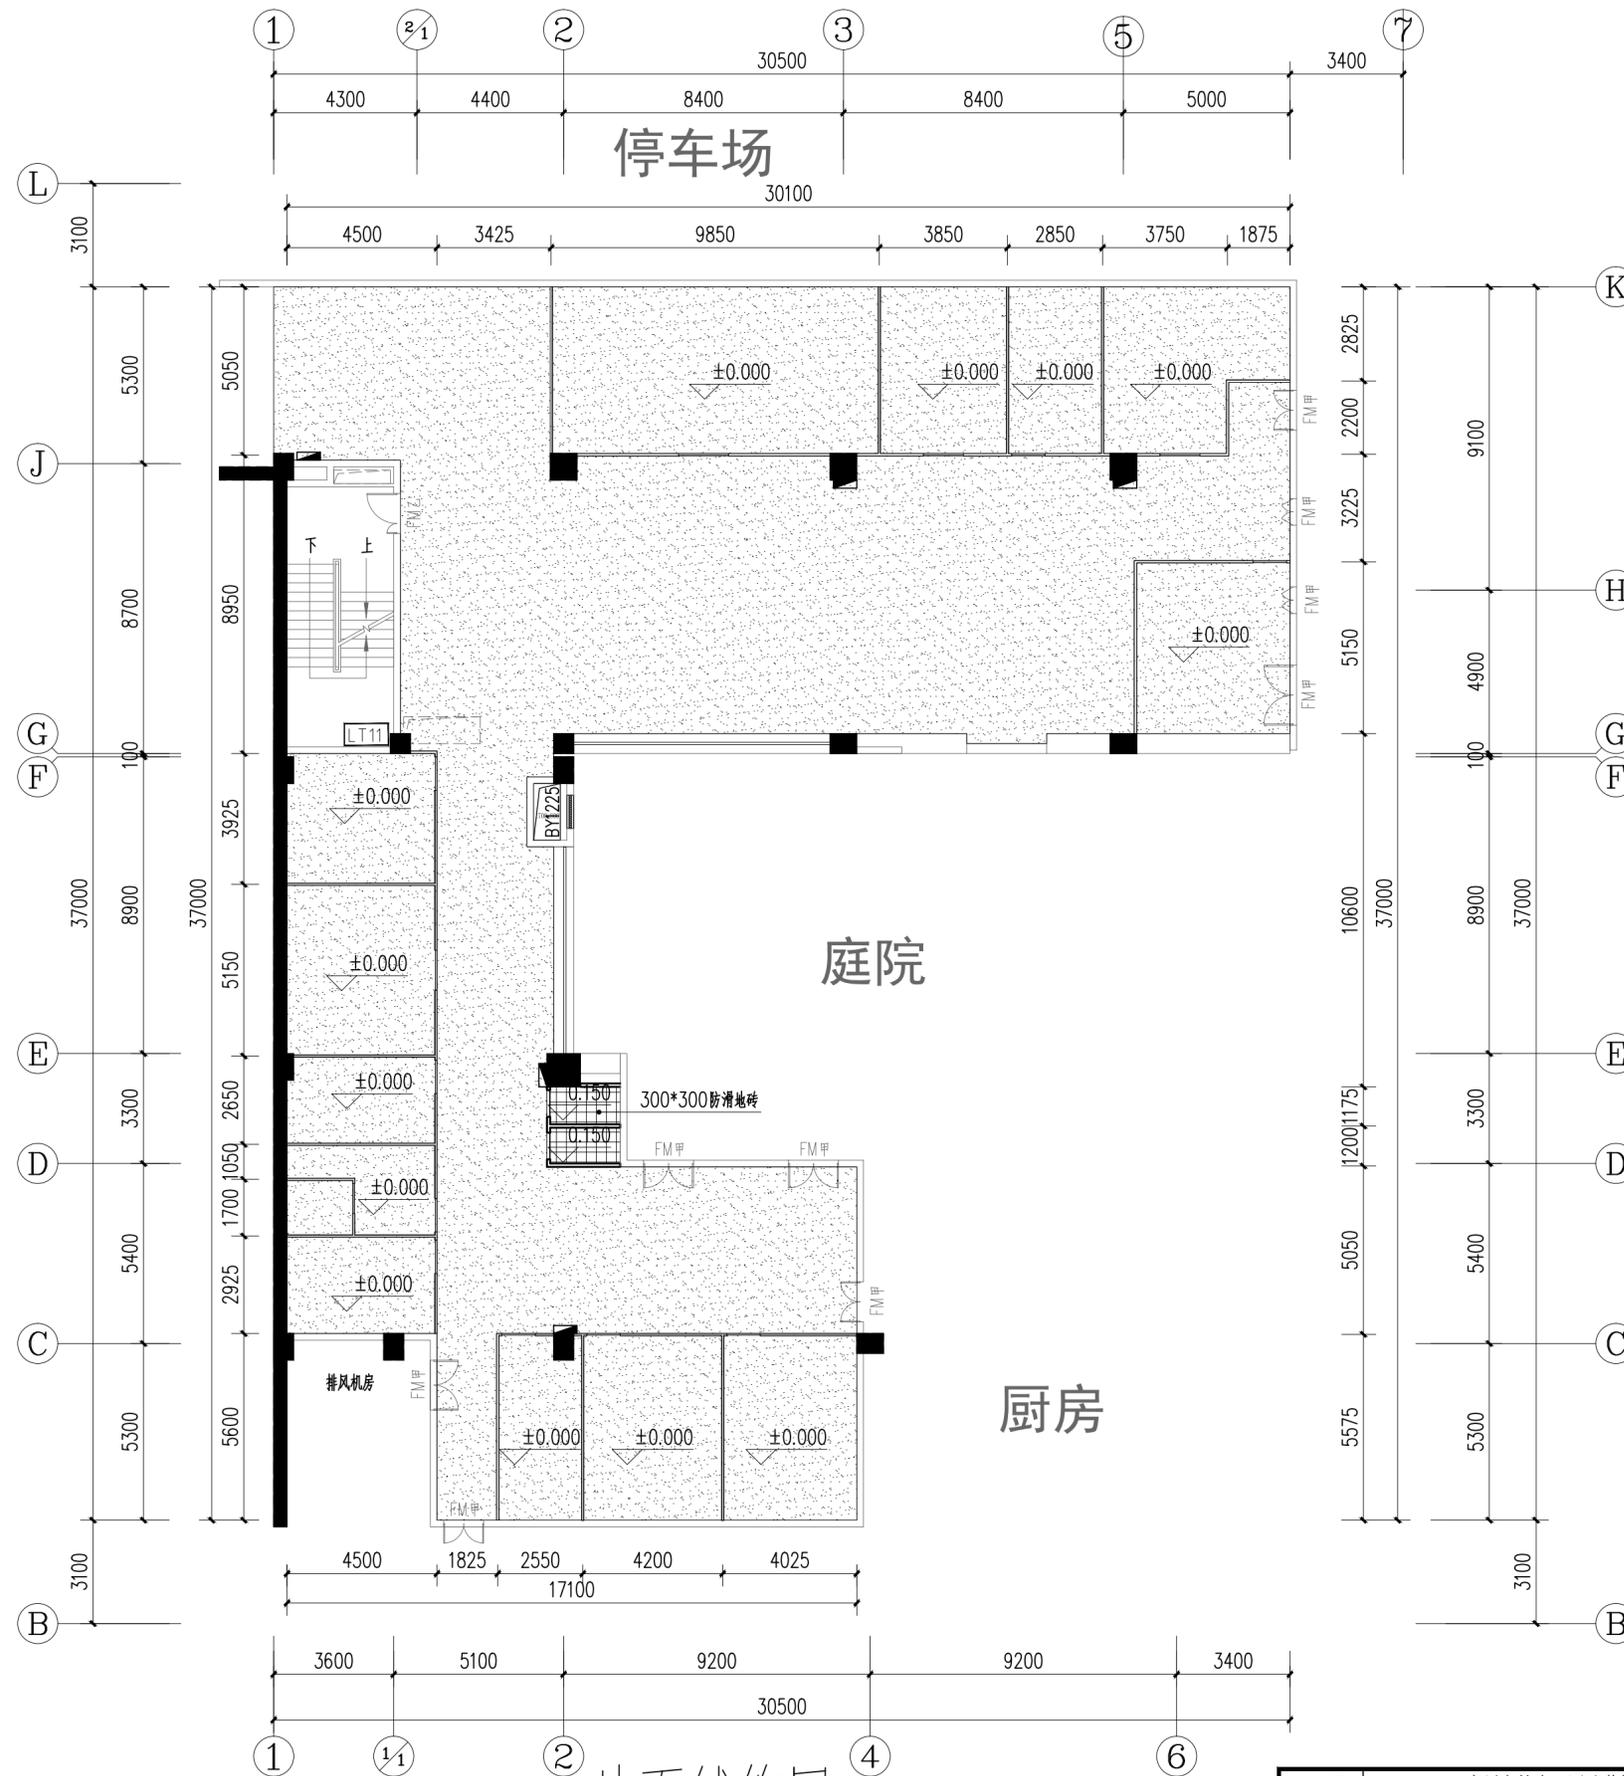

地面铺饰图

注：“[Hatched Pattern]”表示水泥基自流平地面，做法参13J502-3 (C/A04)

工程名称	广州市第十二医院黄埔院区 后勤办公用房装修改造项目				设计单位	中盛时代工程勘察设计有限公司 ZhongShen ERA Engineering Survey Design CO., LTD	
建设单位	广州市第十二人民医院				图名	地面铺饰图	
设计	刘永乐	刘永乐	审定	吴华胜		业务号	20250619
校核	梁小山	梁小山	项目负责人	管海梅		阶段	施工图
专业负责人	吴华胜	吴华胜	审核	罗庆璋	日期	2025年6月	
					图号/电子文档:	P-04	
					版次	1:150	

